


variant 1

RZUT WĘZŁA


1:50

A

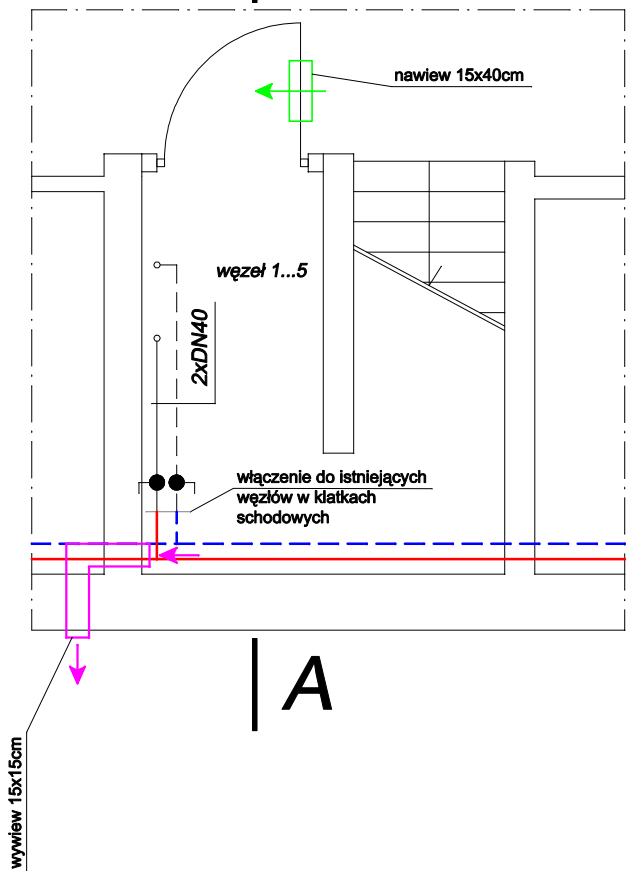

PRZEKRÓJ A-A

1:50

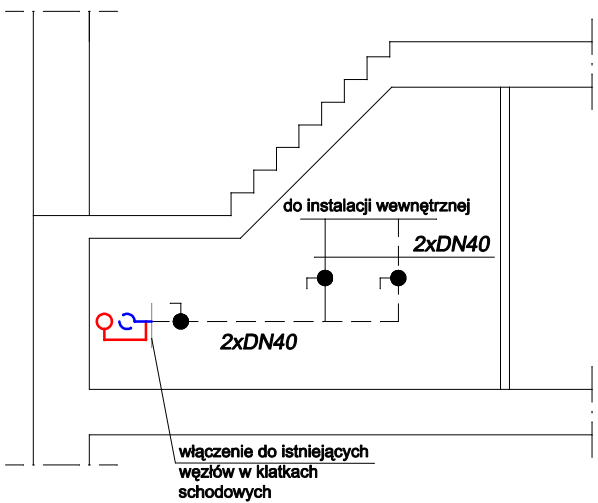


variant 2

RZUT WĘZŁA


1:50

A

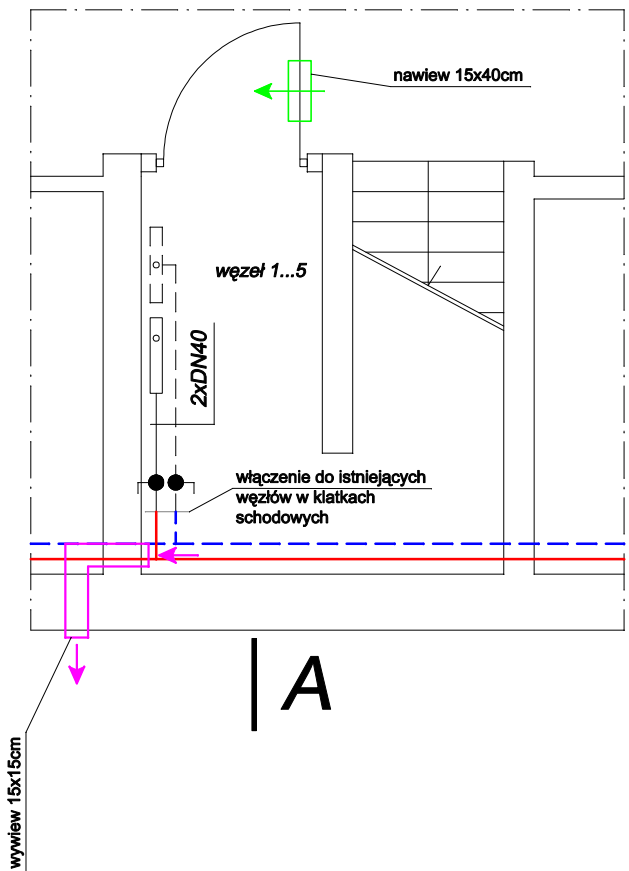


PRZEKRÓJ A-A

1:50

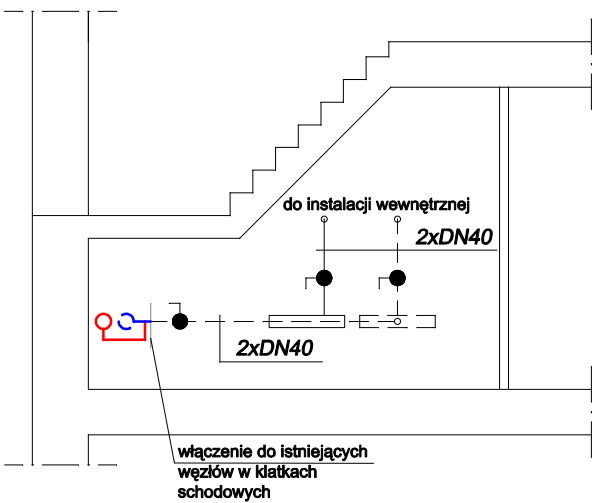

LEGENDA

- zasilanie instalacji c.o.
- powrót instalacji c.o.
- wentylacja nawiewna
- wentylacja wywiewna

		"PRO-POMIAR" s.c. ul. Legionów 59, 42-200 Częstochowa tel. 34/ 361 61 35, e-mail: propomiar@interia.pl	
INWESTOR	Gmina Rędziny ul. Wolności 87 42-242 Rędziny		
OBIEKT	Rędziny Osiedle 42-242 Rędziny		
NAZWA OPRACOWANIA	Projekt budowlany technologii osiedlowej kotłowni węglowej o mocy szczytowej 2,9 MW w Rędzinach		
PRZEDMIOT RYSUNKU	SIEĆ CIEPLNA WĘZŁY PRZY KLATKACH SCHODOWYCH PRZY UL. BRONIEWSKIEGO 4, 5 I 6.	SKALA 1:50	RYS. 26
OPRACOWAŁ	mgr inż. MAREK NORBERCIAK		11.2011
PROJEKTOWAŁ	mgr inż. JUSTYNA MIREK upr. Bud. Nr SLK/1457/PWOS/06		11.2011
SPRAWDZIŁ	mgr inż. ELŻBIETA WIŚNIEWSKA upr. Bud. Nr UAN-VIII/83861/11/87		11.2011